


Staszica 5
Rzut parteru

Skala 1 : 100

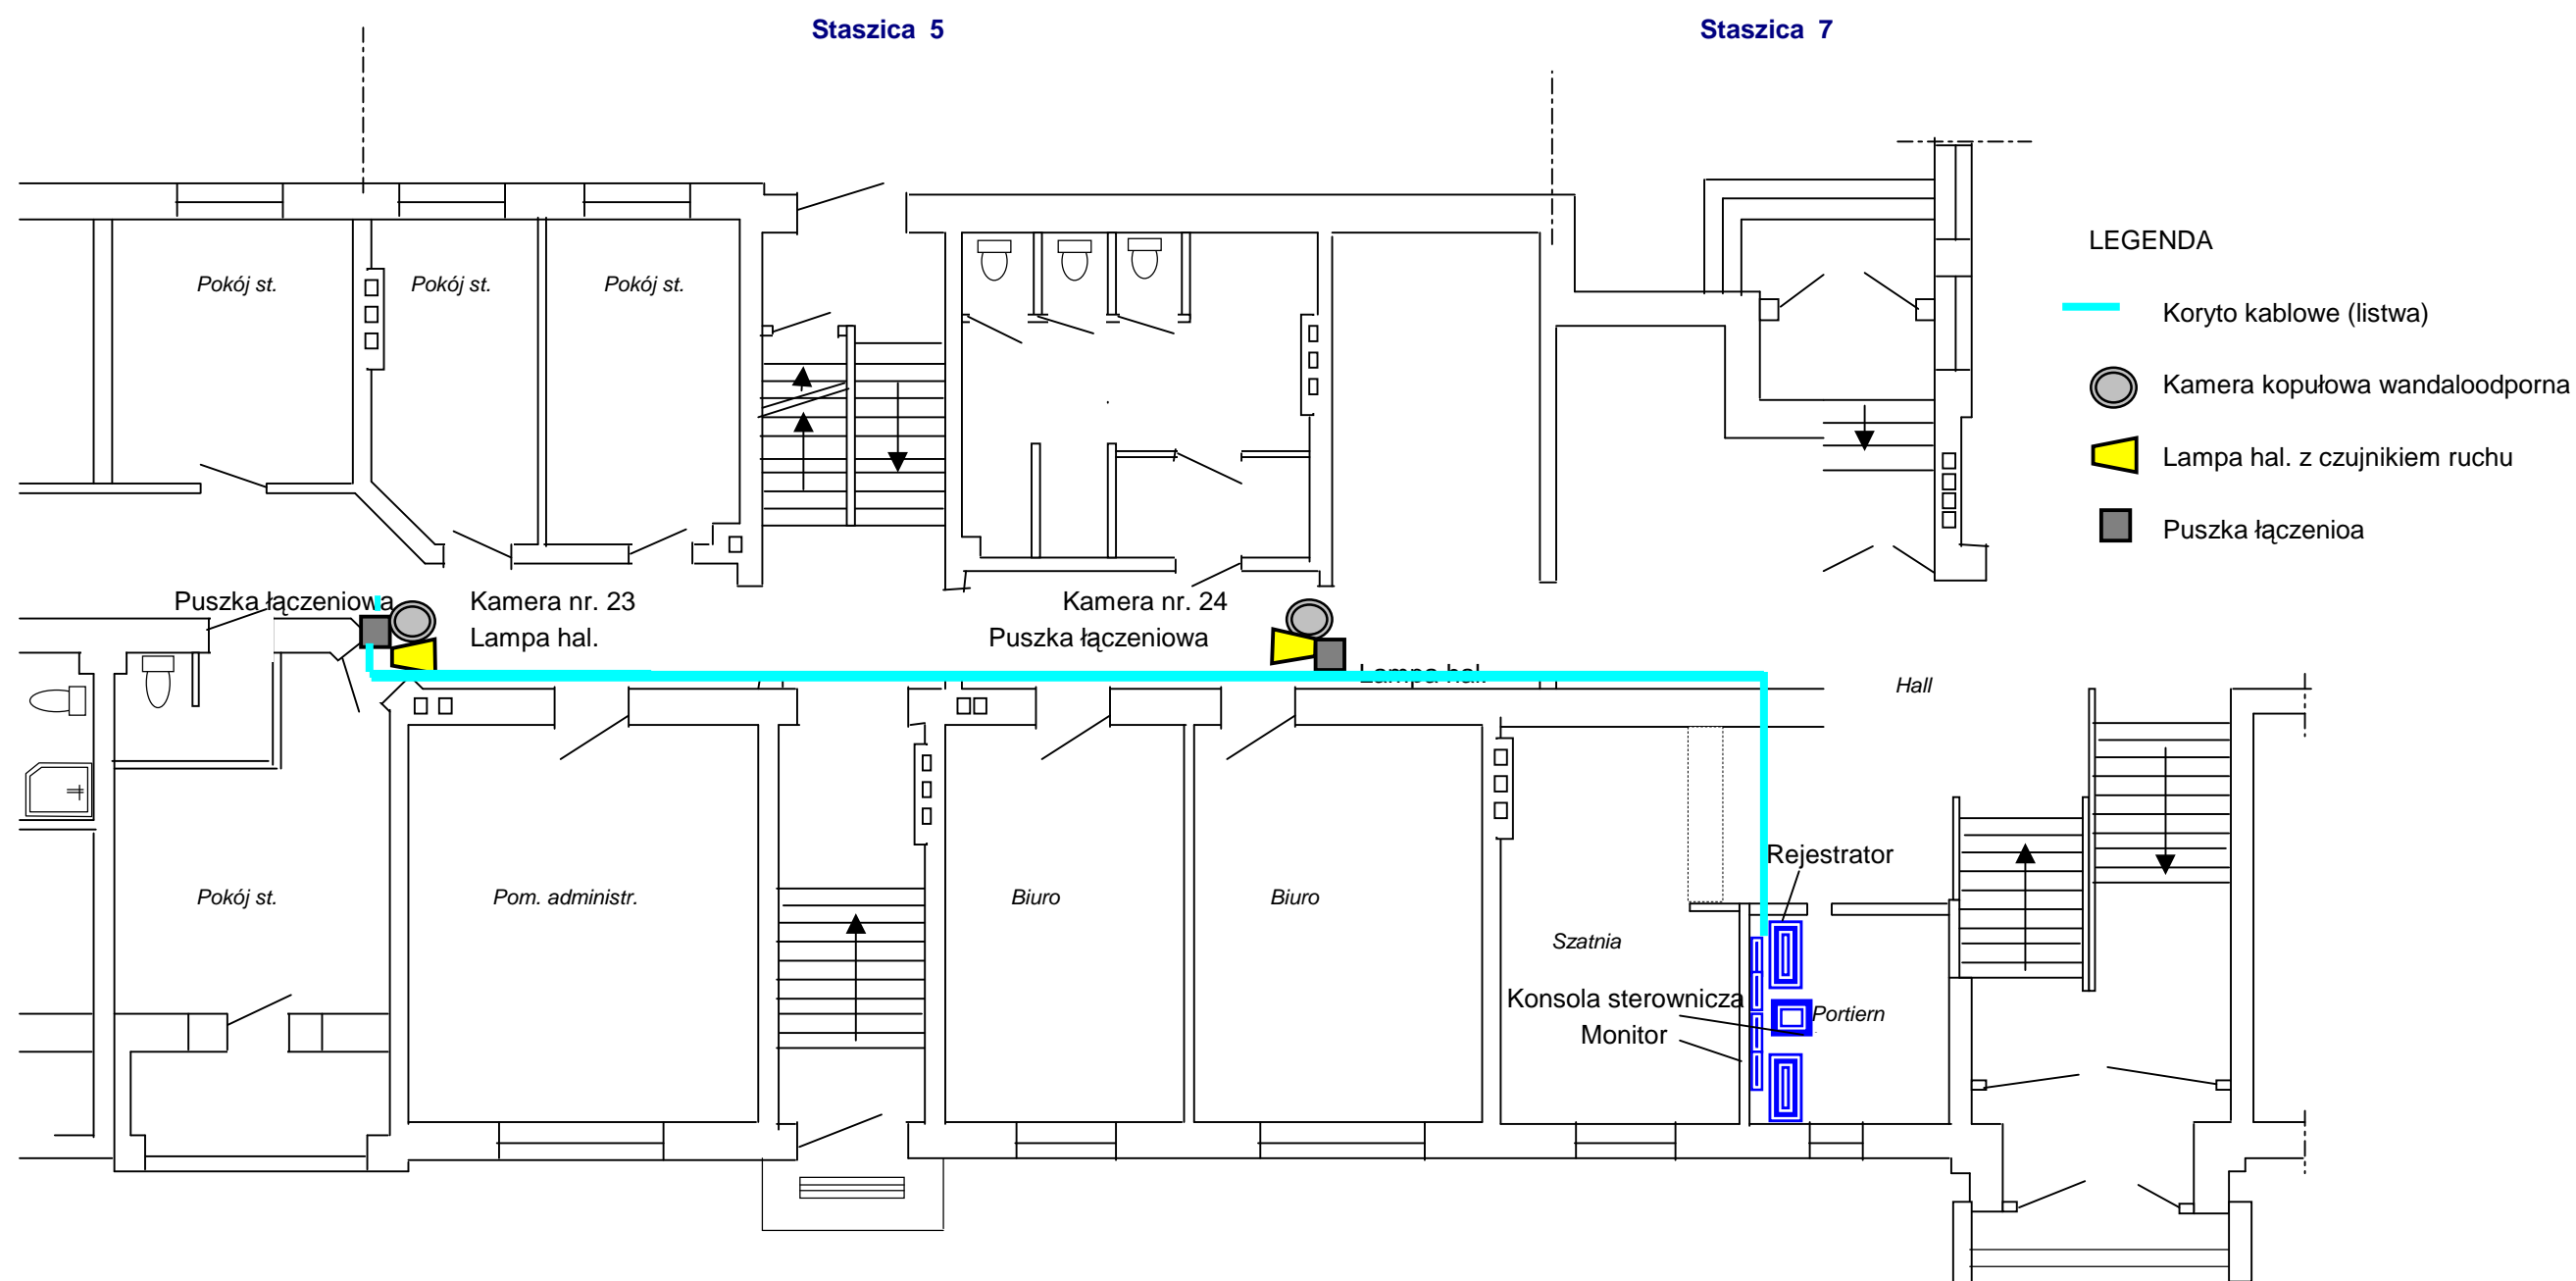

Projekt budowlany instalacji monitoringu	
Inwestor	Akademia Muzyczna w Bydgoszczy
Obiekt:	budynek ul. Staszica 5.
Temat:	Instalacje parteru
Opracował:	Michał Reszke
Sprawdził:	inż.. Romuald Froehlke upr.bud.nr 45/73
Data maj 2009 r.	Rys nr 1

