

Staszica 3 i 5


Rzut piwnicy

Skala 1 : 100

Staszica 3

Staszica 5

Staszica 7

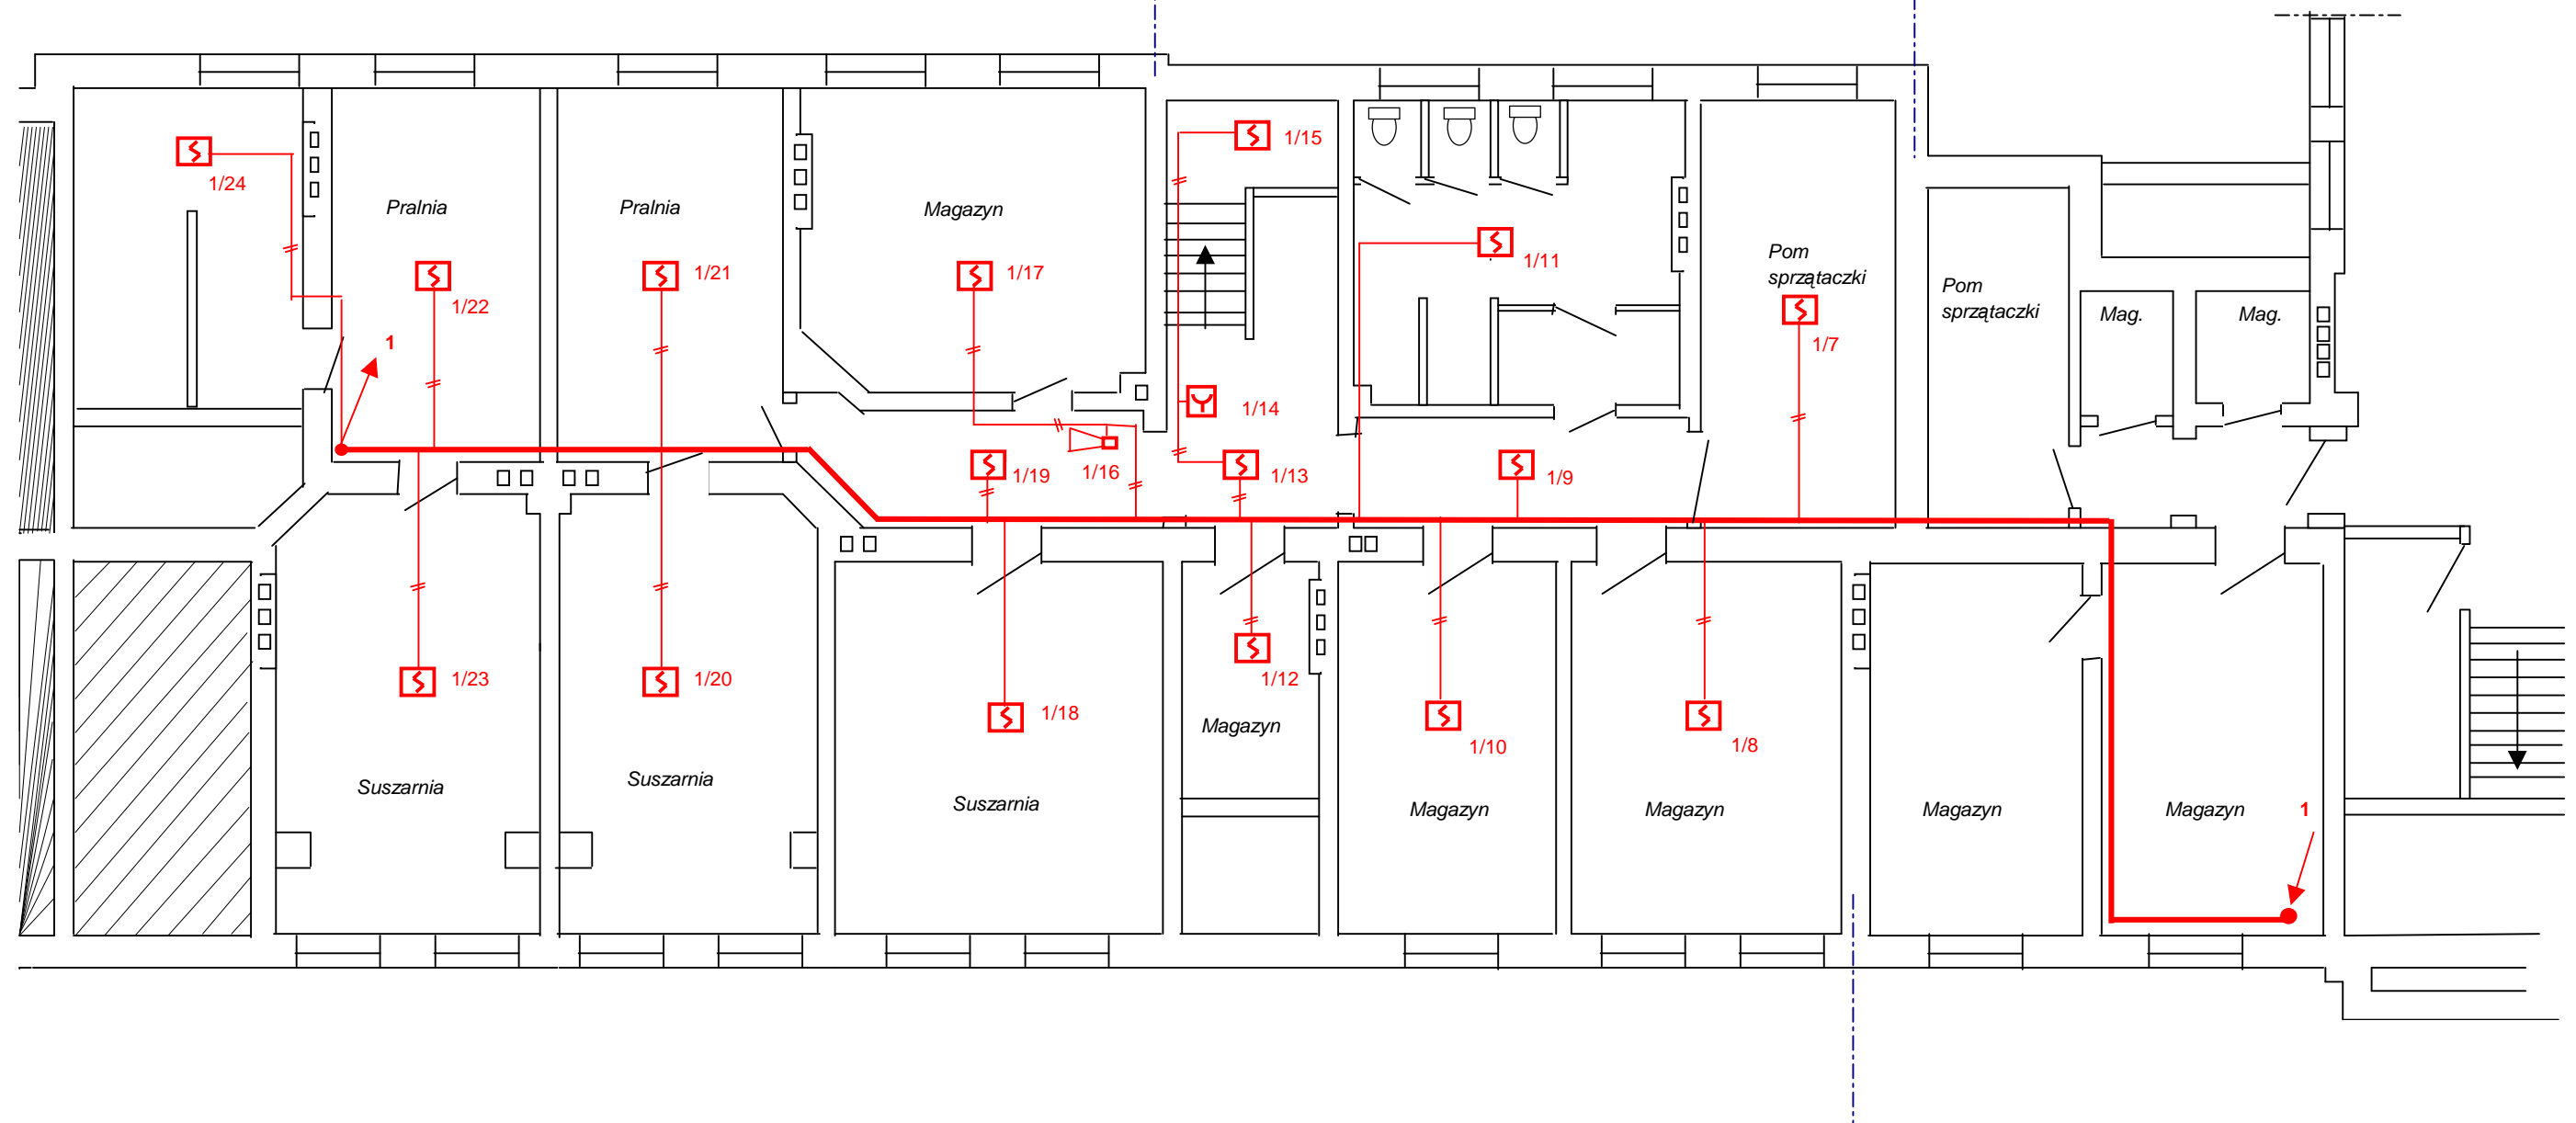

Jednostka projektowa: PROJ-FIN Spółka z o.o.	
Projekt budowlany Instalacji P-poż	
Inwestor	Akademia Muzyczna w Bydgoszczy
Obiekt:	Zespół budynków ul. Staszica 3 i 5
Temat:	Instalacje piwnicy
Opracował:	Michał Reszke
Sprawdził:	inż.. Romuald Froehlike upr.bud.nr 45/73
Data maj 2009 r.	Rys nr 1