


Staszica 3 - 5

Rzut parteru

Skala 1 : 100

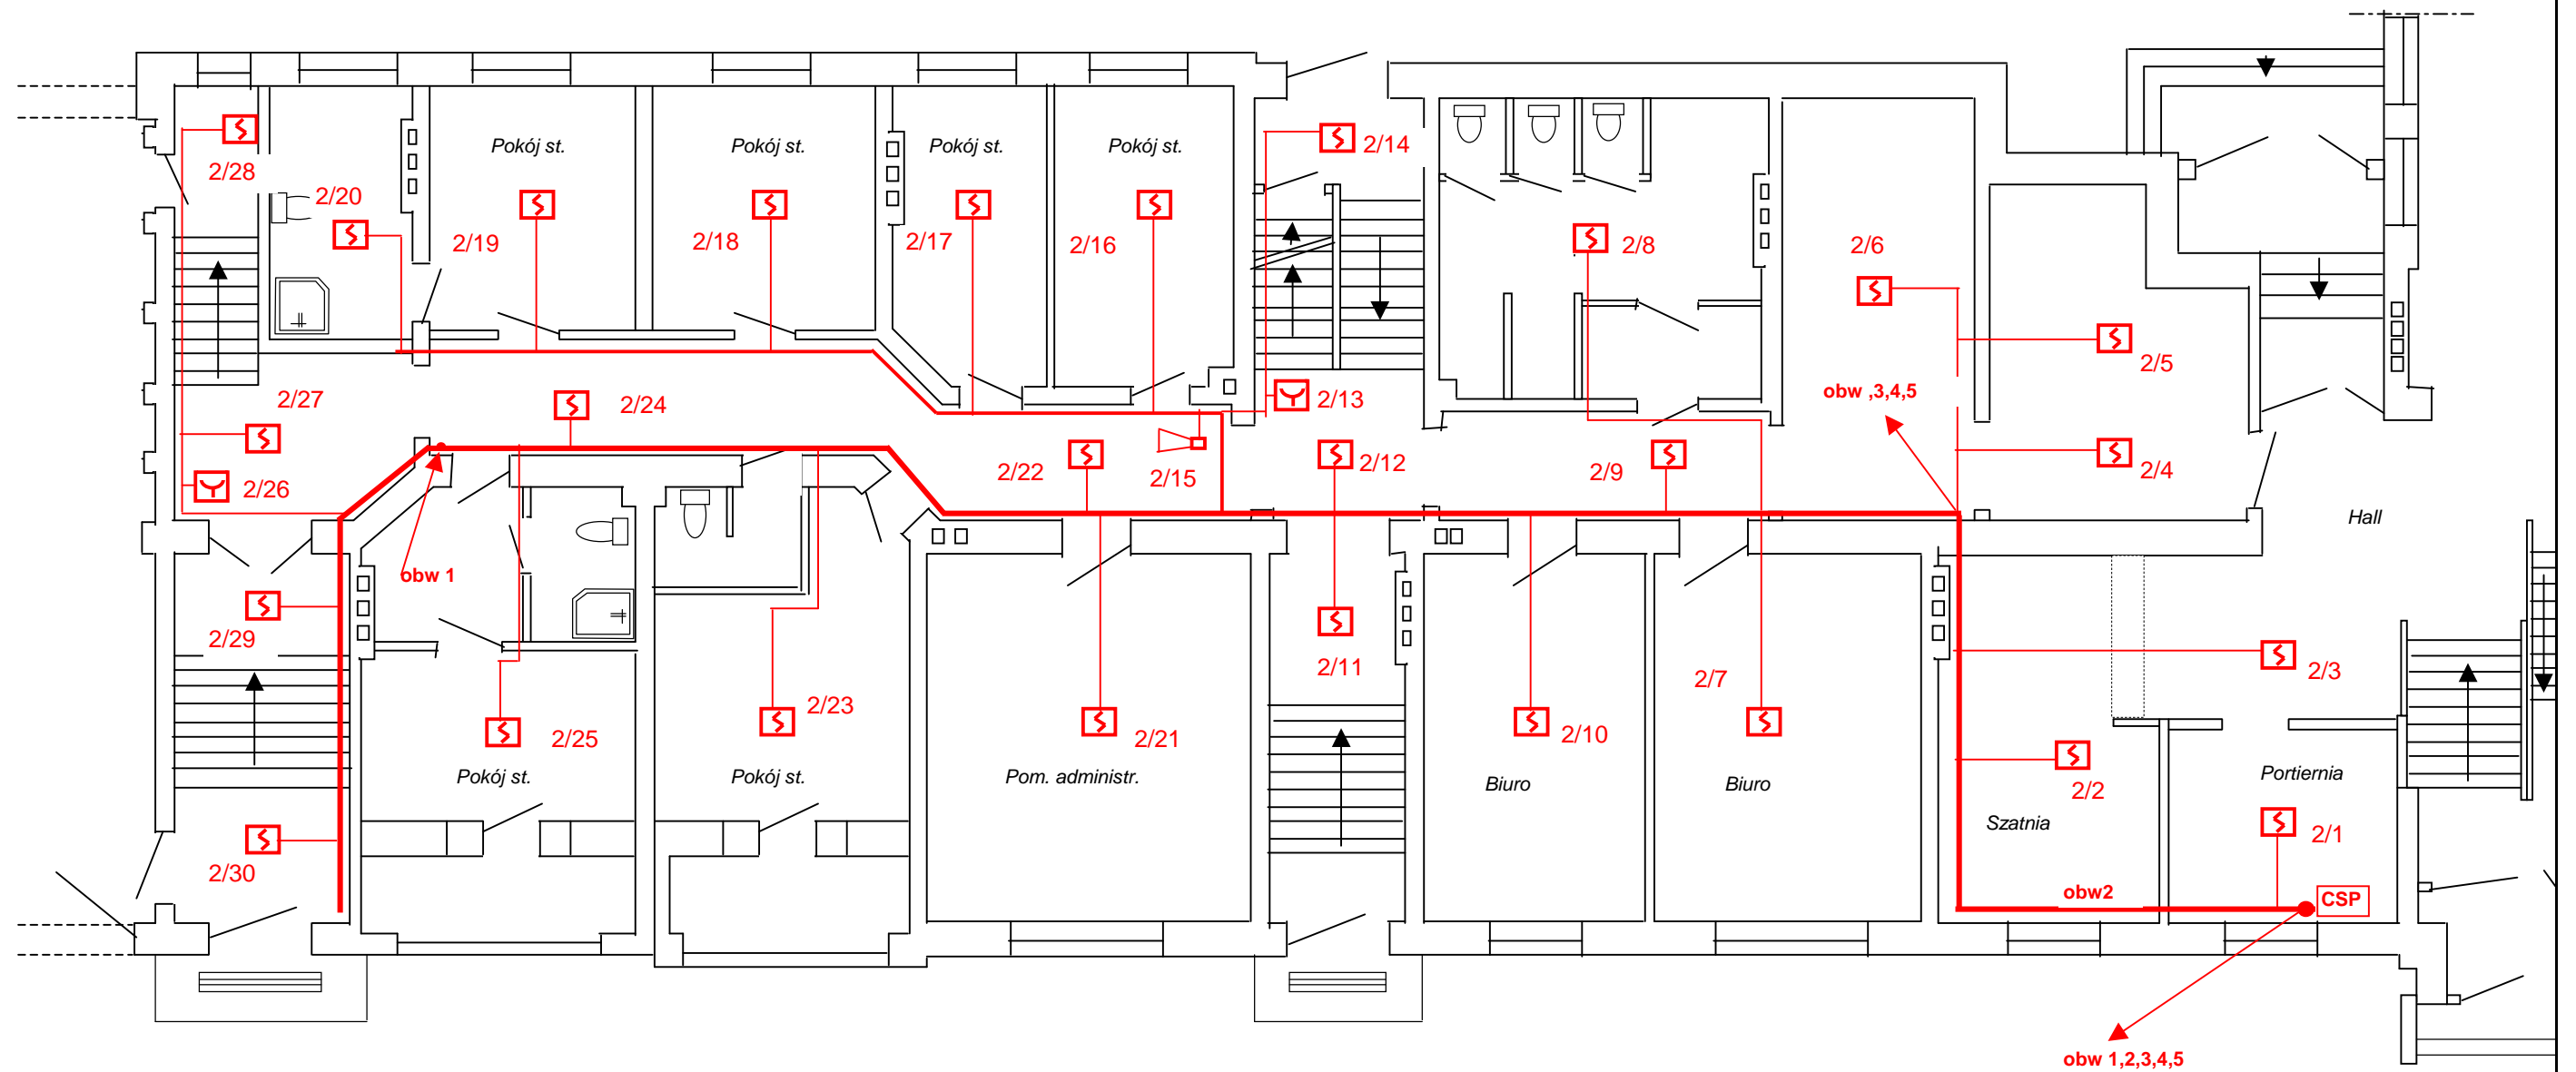

Jednostka projektowa: PROJ-FIN Spółka z o.o.	
Projekt budowlany Instalacji P-poż	
Inwestor	Akademia Muzyczna w Bydgoszczy
Obiekt:	Zespół budynków ul. Staszica 3 - 5.
Temat:	Instalacje parteru
Opracował:	Michał Reszke
Sprawdził:	inż.. Romuald Froehle upr.bud.nr 45/73
Data maj 2009 r.	Rys nr 2