

Do kar SALA KONCERTOWA

Do puszki łączeniowej od kamery nr 19

Foyer

Szatnia

Pokój st.

Pokój st.

Pokój st.

Pokój st.

Pokój st.

Pokój st.

Pom. administr.

Biuro

Biuro

Puszka łączeniowa

Kamera nr. 23  
Lampa hal.

Kamera nr. 24  
Puszka łączeniowa






Lampa


# Staszica 3 - 5

## Rzut parteru

Skala 1 : 100

### LEGENDA

-  Koryto kablowe (listwa)
-  Kamera kopułowa wandaloodporna
-  Lampa hal. z czujnikiem ruchu
-  Puszka łączenia
-  Kamera zewnętrzna

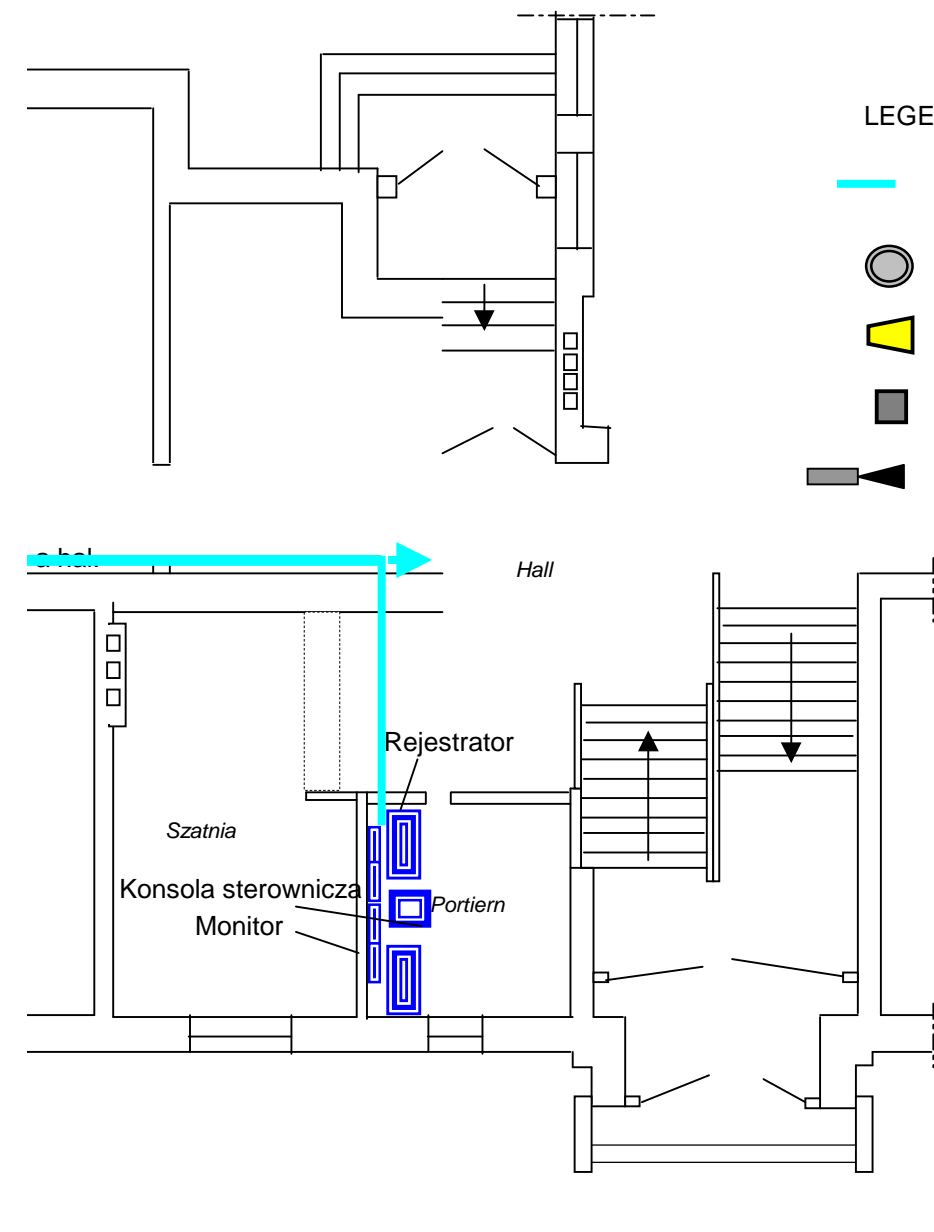

### Projekt budowlany instalacji monitoringu

Inwestor	Akademia Muzyczna w Bydgoszczy	
Obiekt:	Zespół budynków ul. Staszica 5.	
Temat:	Instalacje parteru	
Opracował:	Michał Reszke	
Sprawdził:	inż. Romuald Froehlke upr.bud.nr 45/73	
Data	maj 2009 r.	Rys nr